




PLANTA BAIXA  
ESCALA 1/50

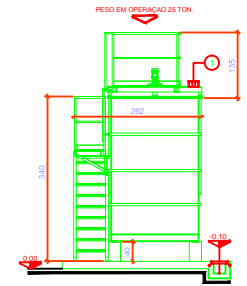

PERFIL LATERAL DA ESTAÇÃO DE TRATAMENTO  
ESCALA 1/50

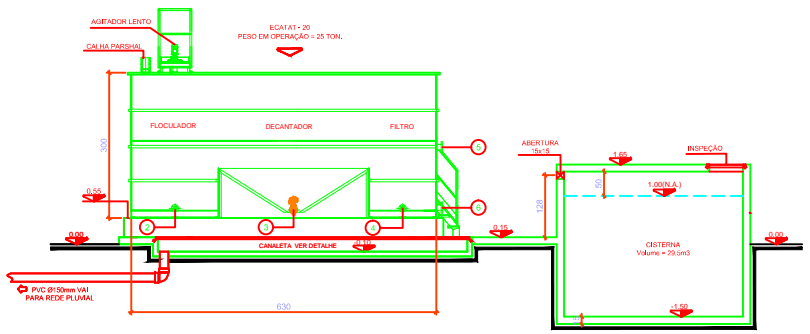

PERFIL LONGITUDINAL  
ESCALA 1/50

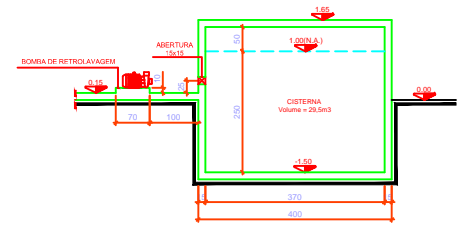


DETALHE DA CISTERNA  
ESCALA 1/50

- LEGENDA
- ① CHEGADA DE ÁGUA BRUTA
  - ② DRENO DO FLOCULADOR
  - ③ DESCARTE DE LODO DO DECANTADOR
  - ④ DRENO DO FILTRO DE AREIA
  - ⑤ SAÍDA DE RETROLAVAGEM
  - ⑥ SAÍDA DE ÁGUA TRATADA E ENTRADA DE RETROLAVAGEM
  - ⑦ DRENOS TANQUES DE PRODUTO QUÍMICO


RECOMENDAMOS FAZER A IMPRESSÃO COLORIDA, PARA MELHOR INTERPRETAÇÃO DO DESENHO

- A CONSTRUIR
- EQUIPAMENTOS TECNOSAN
- VÁLVULA AUTOMÁTICA - OPCIONAL
- CANALETA/ABERTURAS - FORNECIMENTO CLIENTE
- PROJEÇÃO DA COBERTURA, BOMBONAS DE NEUTRALIZANTE E DESINFETANTE - FORNECIMENTO CLIENTE


OBS - MEDIDAS EM CENTÍMETROS.  
- NÍVEIS EM METROS.  
- PESOS APROXIMADOS.

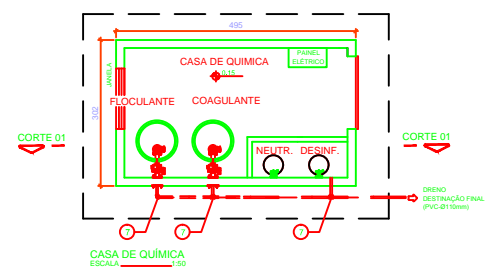

CASA DE QUÍMICA  
ESCALA 1/50

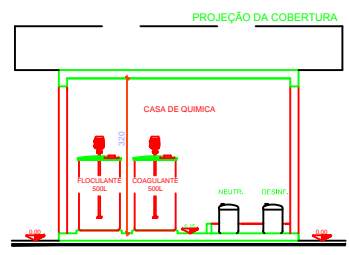

CORTES 01  
ESCALA 1/50

PROJETO ESTRUTURAL	PROPRIETÁRIO		
OBRA	PREFETURA MUNICIPAL DE CONCEIÇÃO DAS PEDRAS LOCAL		
	CONCEIÇÃO DAS PEDRAS - MG		
CONTEÚDO	DATA	FOLHA	CODIGO
	JANEIRO DE 2020	1/1	
	REVISÃO	ZERO	
RESPONSÁVEL TÉCNICO			
ENRº 0196.58847740 RICARDO FLORENCIO CREA 9799-AMASP			